


PLANTA BAIXA – GUIA DE ESGOTO
1:100

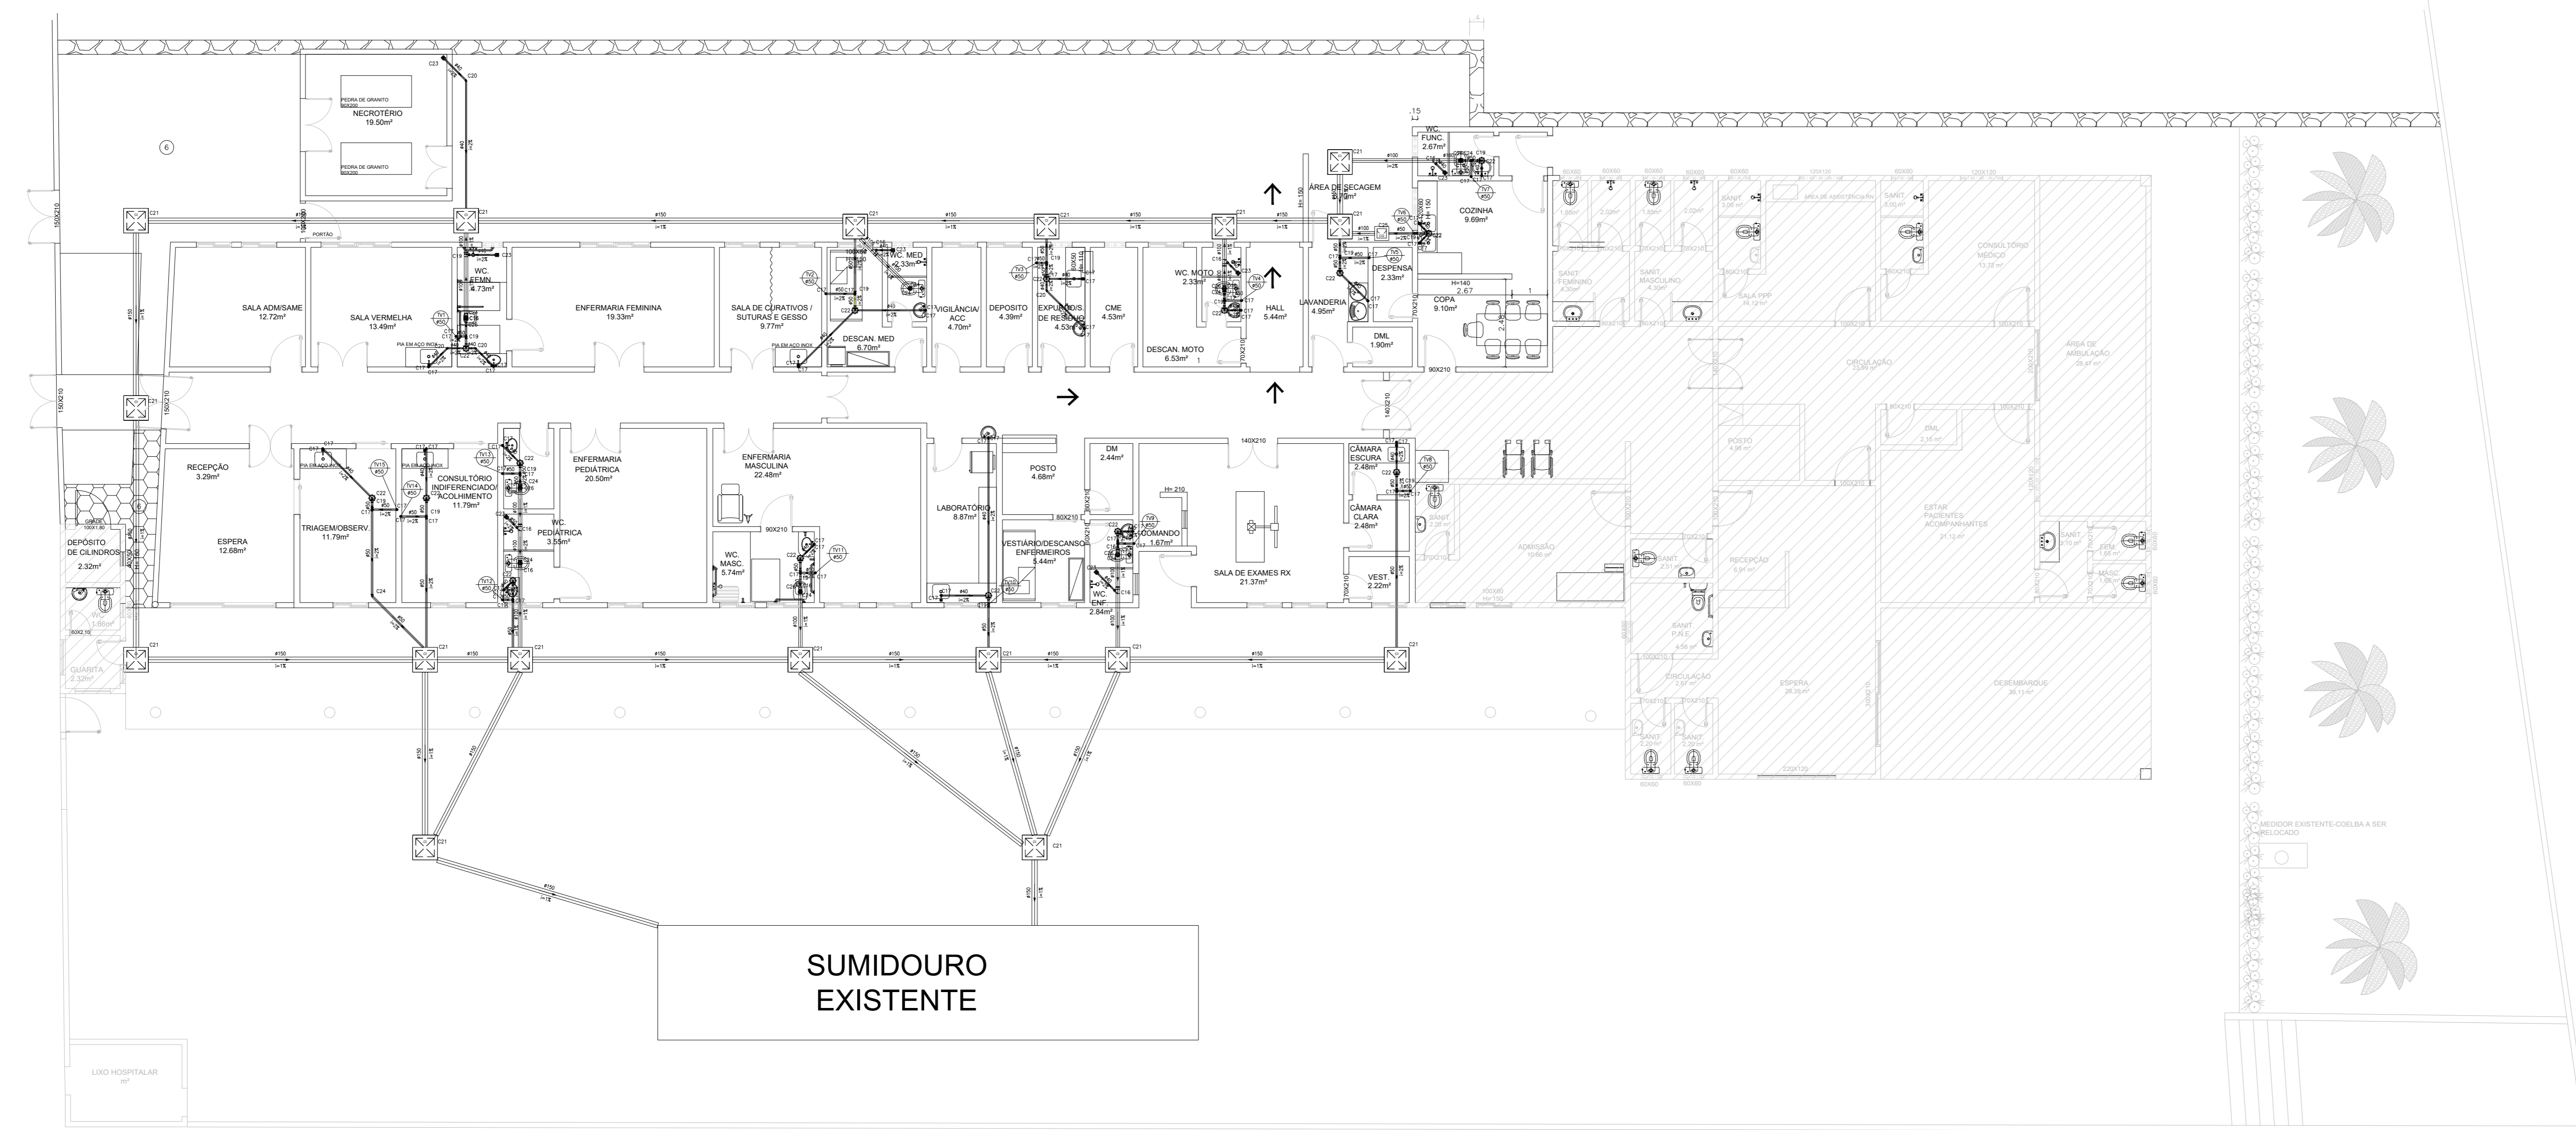

PLANTA DE DETALHAMENTO
1:100

LEGENDA:

- PVC Soldável branco
- ☉ – Caixa Sifonada 150x150x50mm (Detalhado/em Planta)
 - – Joelho 45 100mm (Detalhado/Desce)
 - – Joelho 45 100mm (Detalhado/Sobe)
 - – Joelho 45 50mm (Detalhado/em Planta)
 - – Joelho 45 secundário 40mm (Detalhado/em Planta)
 - – Joelho 90 40mm (Detalhado/Desce)
 - – Joelho 90 40mm (Detalhado/Sobe)
 - – Joelho 90 50mm (Detalhado/Desce)
 - – Joelho 90 50mm (Detalhado/Sobe)
 - ☒ – Junção 100x100mm (Detalhado/Frontal)
 - ☒ – Junção 100x40mm (Detalhado/em Planta)
 - ☒ – Junção 100x50mm (Detalhado/em Planta)
 - ☒ – Rolo sifonado quadrado 100x40mm (Detalhado/em Planta)
 - ☒ – Redução 100x50mm (Detalhado/em Planta)
 - ☒ – Tê 100x40mm (Detalhado/em Planta)
 - ☒ – Tê 50mm (Detalhado/Sobe)

- CAIXAS DIVERSAS
- ☒ – Caixa de Gordura 40x40 400 x 400mm (Detalhado/em Planta)
 - ☒ – Caixa de Inspeção 70x70 700 x 700mm (Detalhado/em Planta)

- PRUMADAS
- ☒ – Tubo Ventilacao

- TUBULAÇÃO
- ☒ – Tubo PVC Soldável branco 100mm (Detalhado)
 - ☒ – Tubo PVC Soldável branco 150mm (Detalhado)
 - ☒ – Tubo PVC Soldável branco 40mm (Detalhado)
 - ☒ – Tubo PVC Soldável branco 50mm (Detalhado)

- CONEXÕES
- C16 – Junção
 - C17 – Joelho 90
 - C18 – Joelho 90 com visita
 - C19 – Tê
 - C20 – Joelho 45 secundário
 - C21 – Caixa de Inspeção 70x70
 - C22 – Caixa Sifonada
 - C23 – Rolo sifonado quadrado
 - C24 – Joelho 45
 - C25 – Caixa de Gordura 40x40
 - C26 – Redução

Lista de Materiais

PVC Soldável branco			
Quant.	Und.	Dimensão	Descrição
18.360	Barra	150mm	Tubo PVC Soldável branco
4.732	Barra	40mm	Tubo PVC Soldável branco
4.816	Barra	50mm	Tubo PVC Soldável branco
2.744	Barra	100mm	Tubo PVC Soldável branco
15	pc	150x150x50mm	Caixa Sifonada
9	pc	100mm	Joelho 45
1	pc	50mm	Joelho 45
4	pc	40mm	Joelho 45 secundário
29	pc	50mm	Joelho 90
37	pc	40mm	Joelho 90
2	pc	100mmx50mm	Junção
3	pc	100mmx40mm	Junção
8	pc	100mmx100mm	Junção
1	pc	100mmx50mm	Rolo sifonado quadrado
6	pc	100mmx40mm	Rolo sifonado quadrado
6	pc	100mmx50mm	Redução
15	pc	50mm	Tê
1	pc	100mmx40mm	Tê

Caixas Diversas			
Quant.	Und.	Dimensão	Descrição
1	pc	400 x 400mm	Caixa de Gordura 40x40
17	pc	700 x 700mm	Caixa de Inspeção 70x70

REVISÃO	DESCRIÇÃO	DATA	DESENHO	VERIF.	APROV.
01	EMISSÃO INICIAL	04/11/2021	ALEF	ELOI	ELOI
02					

OBSERVAÇÕES:

- MEDIDAS EM METRO
- TODAS AS MEDIDAS E QUANTIDADES DEVERÃO SER CONFERIDAS NA OBRA ANTES DE QUALQUER PROCEDIMENTO DE FABRICAÇÃO
- DIREITOS AUTORAIS RESERVADOS: ESTE PROJETO NÃO PODERÁ SER REPRODUZIDO OU MODIFICADO (TOTAL OU EM PARTES) SEM A EXPRESSA AUTORIZAÇÃO DOS AUTORES.

JN ASSESSORIA E ENGENHARIA
 PREFEITURA MUNICIPAL TERRA NOVA-BA
 GESTOR: ÉDER MENEZES

PROJETO: PROJETO HIDRO-SANITÁRIO
 FRANQUIA: ESGOTO

RESPONSÁVEL: JOSÉ ELOI DE O. NETO	CALCULISTA: 3000084570-BA	PROJETISTA: ALEF	Nº: 14
DATA: 04/11/2021	Nº DO PROJETO: HS 18-21	PROJ. DE REFERÊNCIA: ARQ 18-21	03/03
VISTO:	ESCALA: 1/200	ESCALA:	